



architetto ANNA DI CESARE
 studio Via Mazzini n. 320 - 66054 Vasto (CH)
 tel. fax 0873361786 cell. 347 5811166
 cod. Fisc. DCSNMA63H5485193 p.iva 01523340691

COMUNE
di
VASTO

PROGETTAZIONE UNITARIA DI COMPARTO EDILIZIO
ai sensi dell'art. 26 della L.R. 18/83 e succ.
ZONA "D8" LOCALITA' MONTEVECCHIO


allegato: A7	contenuto: IMPIANTI TECNOLOGICI: rete elettrica ed illum. pubblica, rete fognante, acqua e gas	data: 30/01/2023
------------------------	---	---------------------

scala: 1:1000	committente: PIETROCOLA FRANCESCO - RAIMONDI FELICE TRAVAGLINI GIUSEPPE E ALTRI	NOTE
collaboratore: Dott. Arch. Ronzitti Federica		


PROGETTISTA
arch. A. DI CESARE

DIRETTORE LAVORI
arch. A. DI CESARE

IMPIANTO ELETTRICO ED ILLUMINAZIONE PUBBLICA

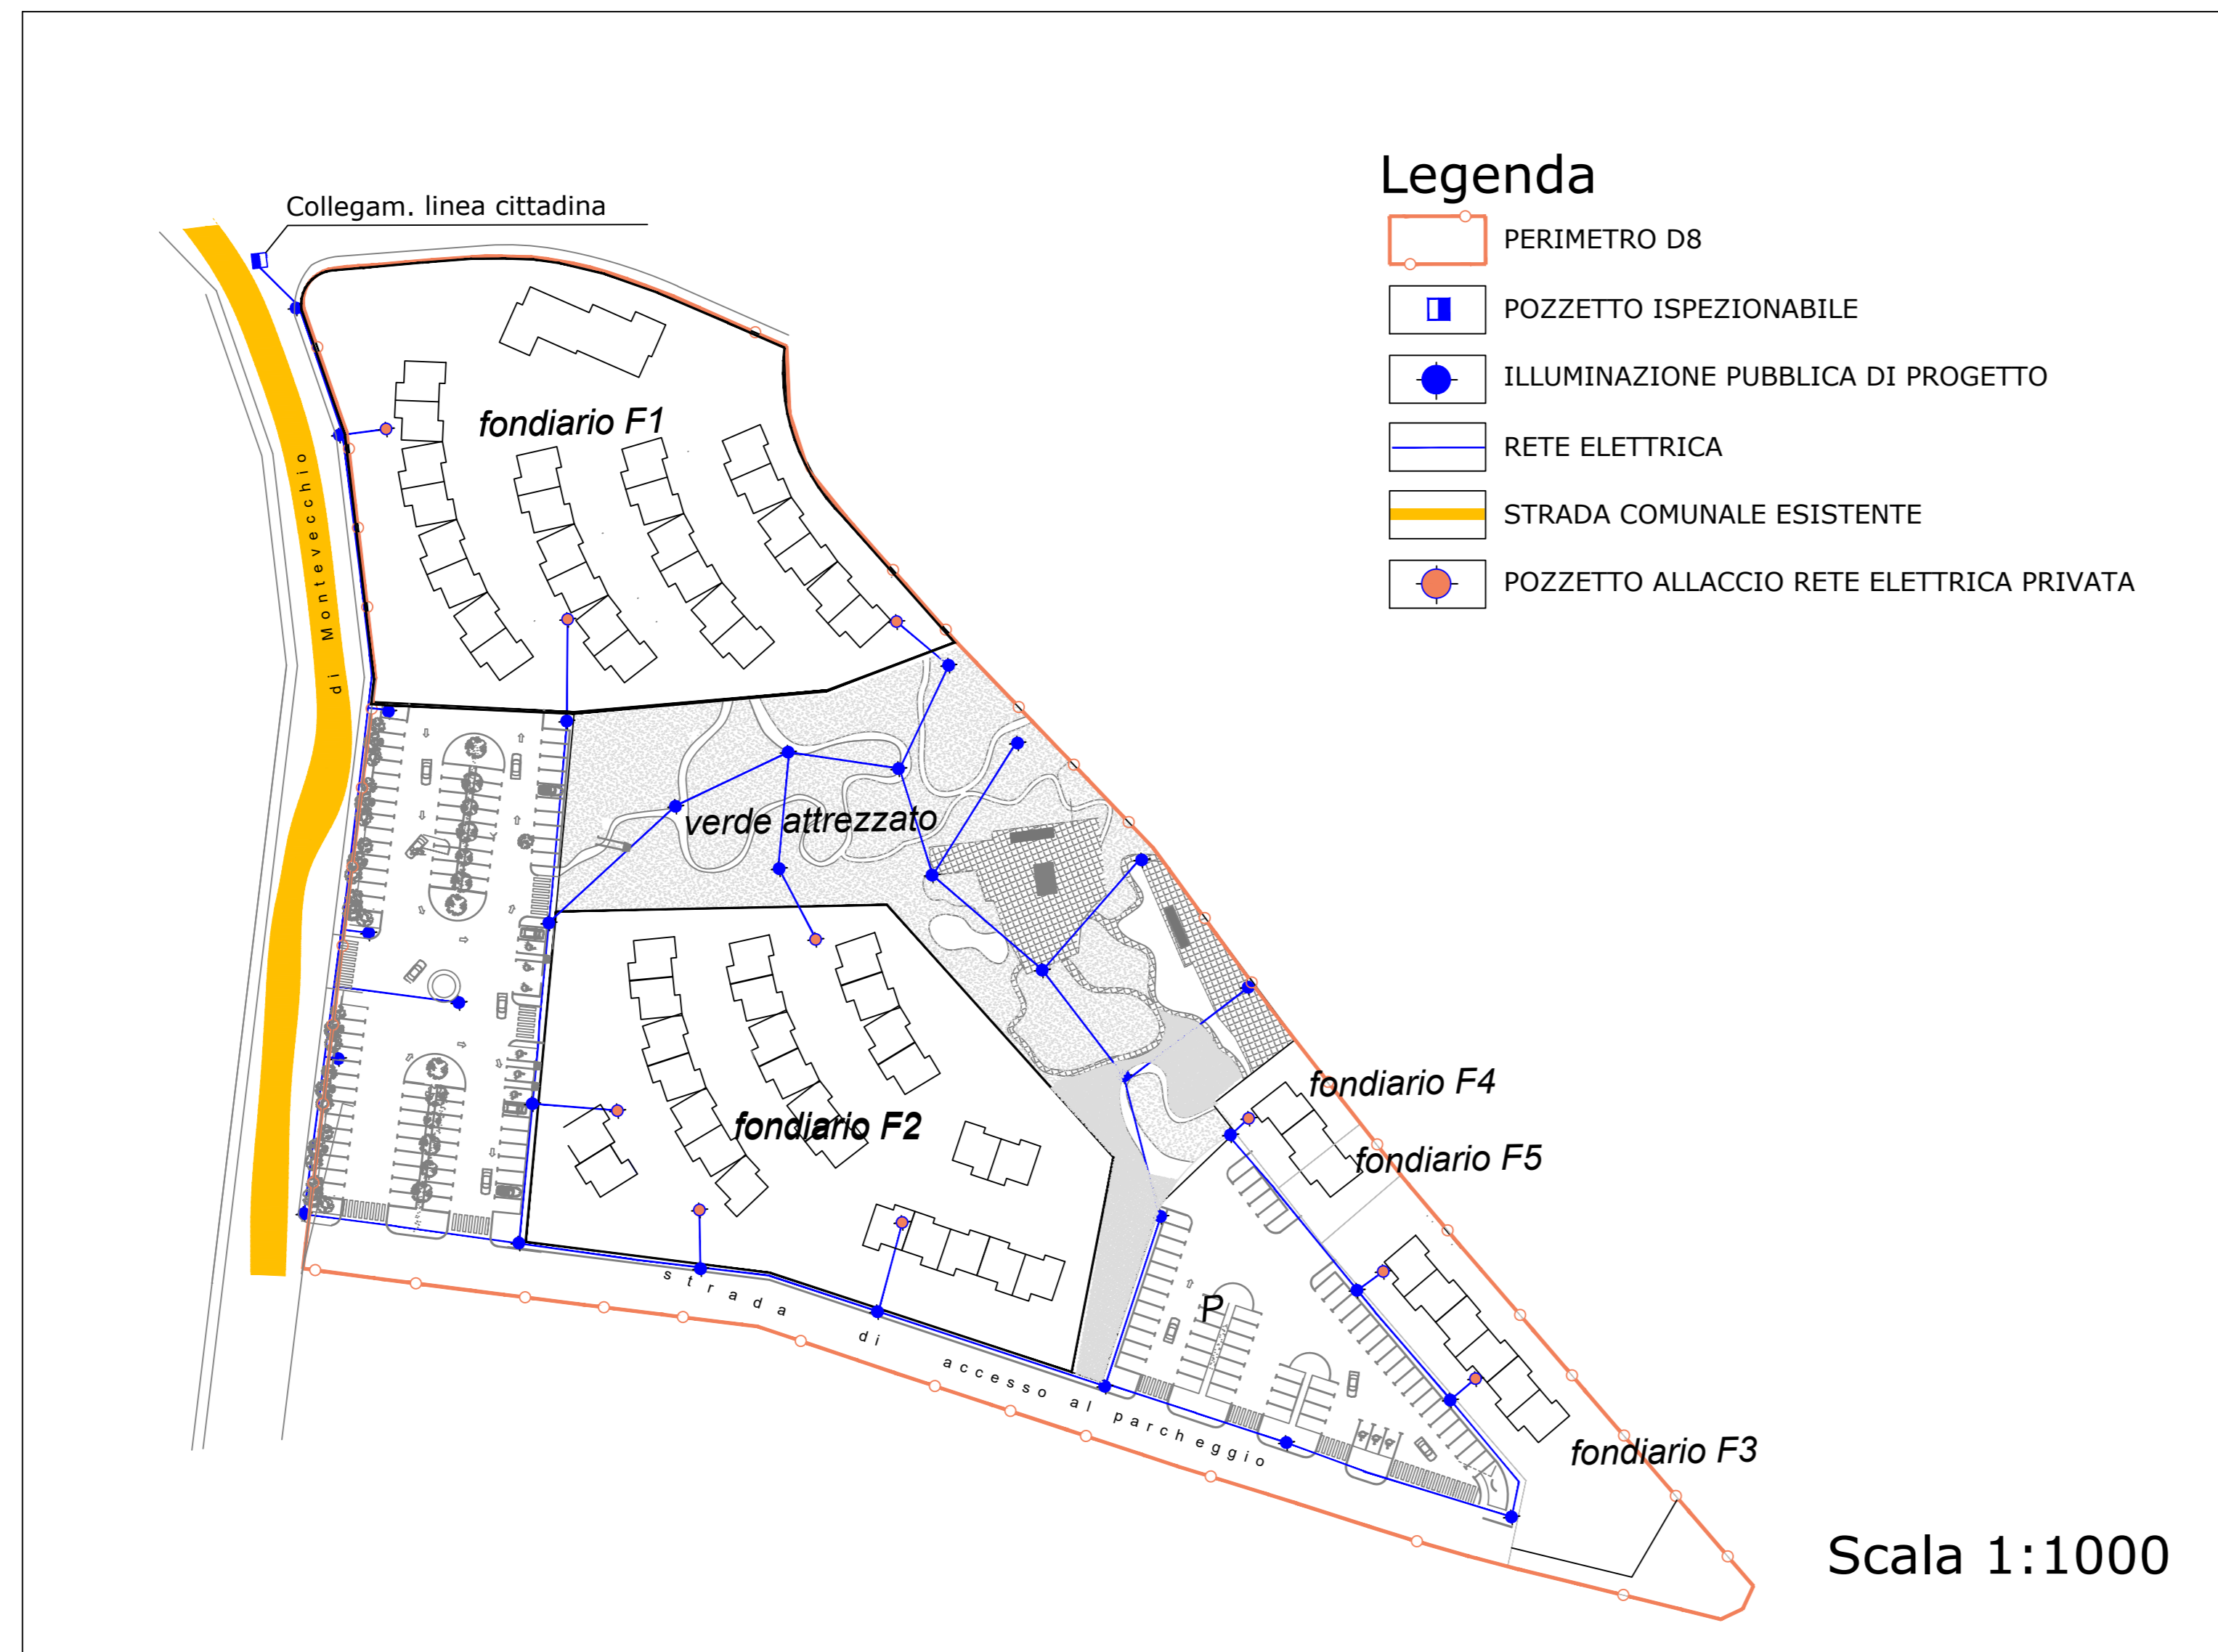

RETE FOGNANTE ACQUE NERE E METEORICHE

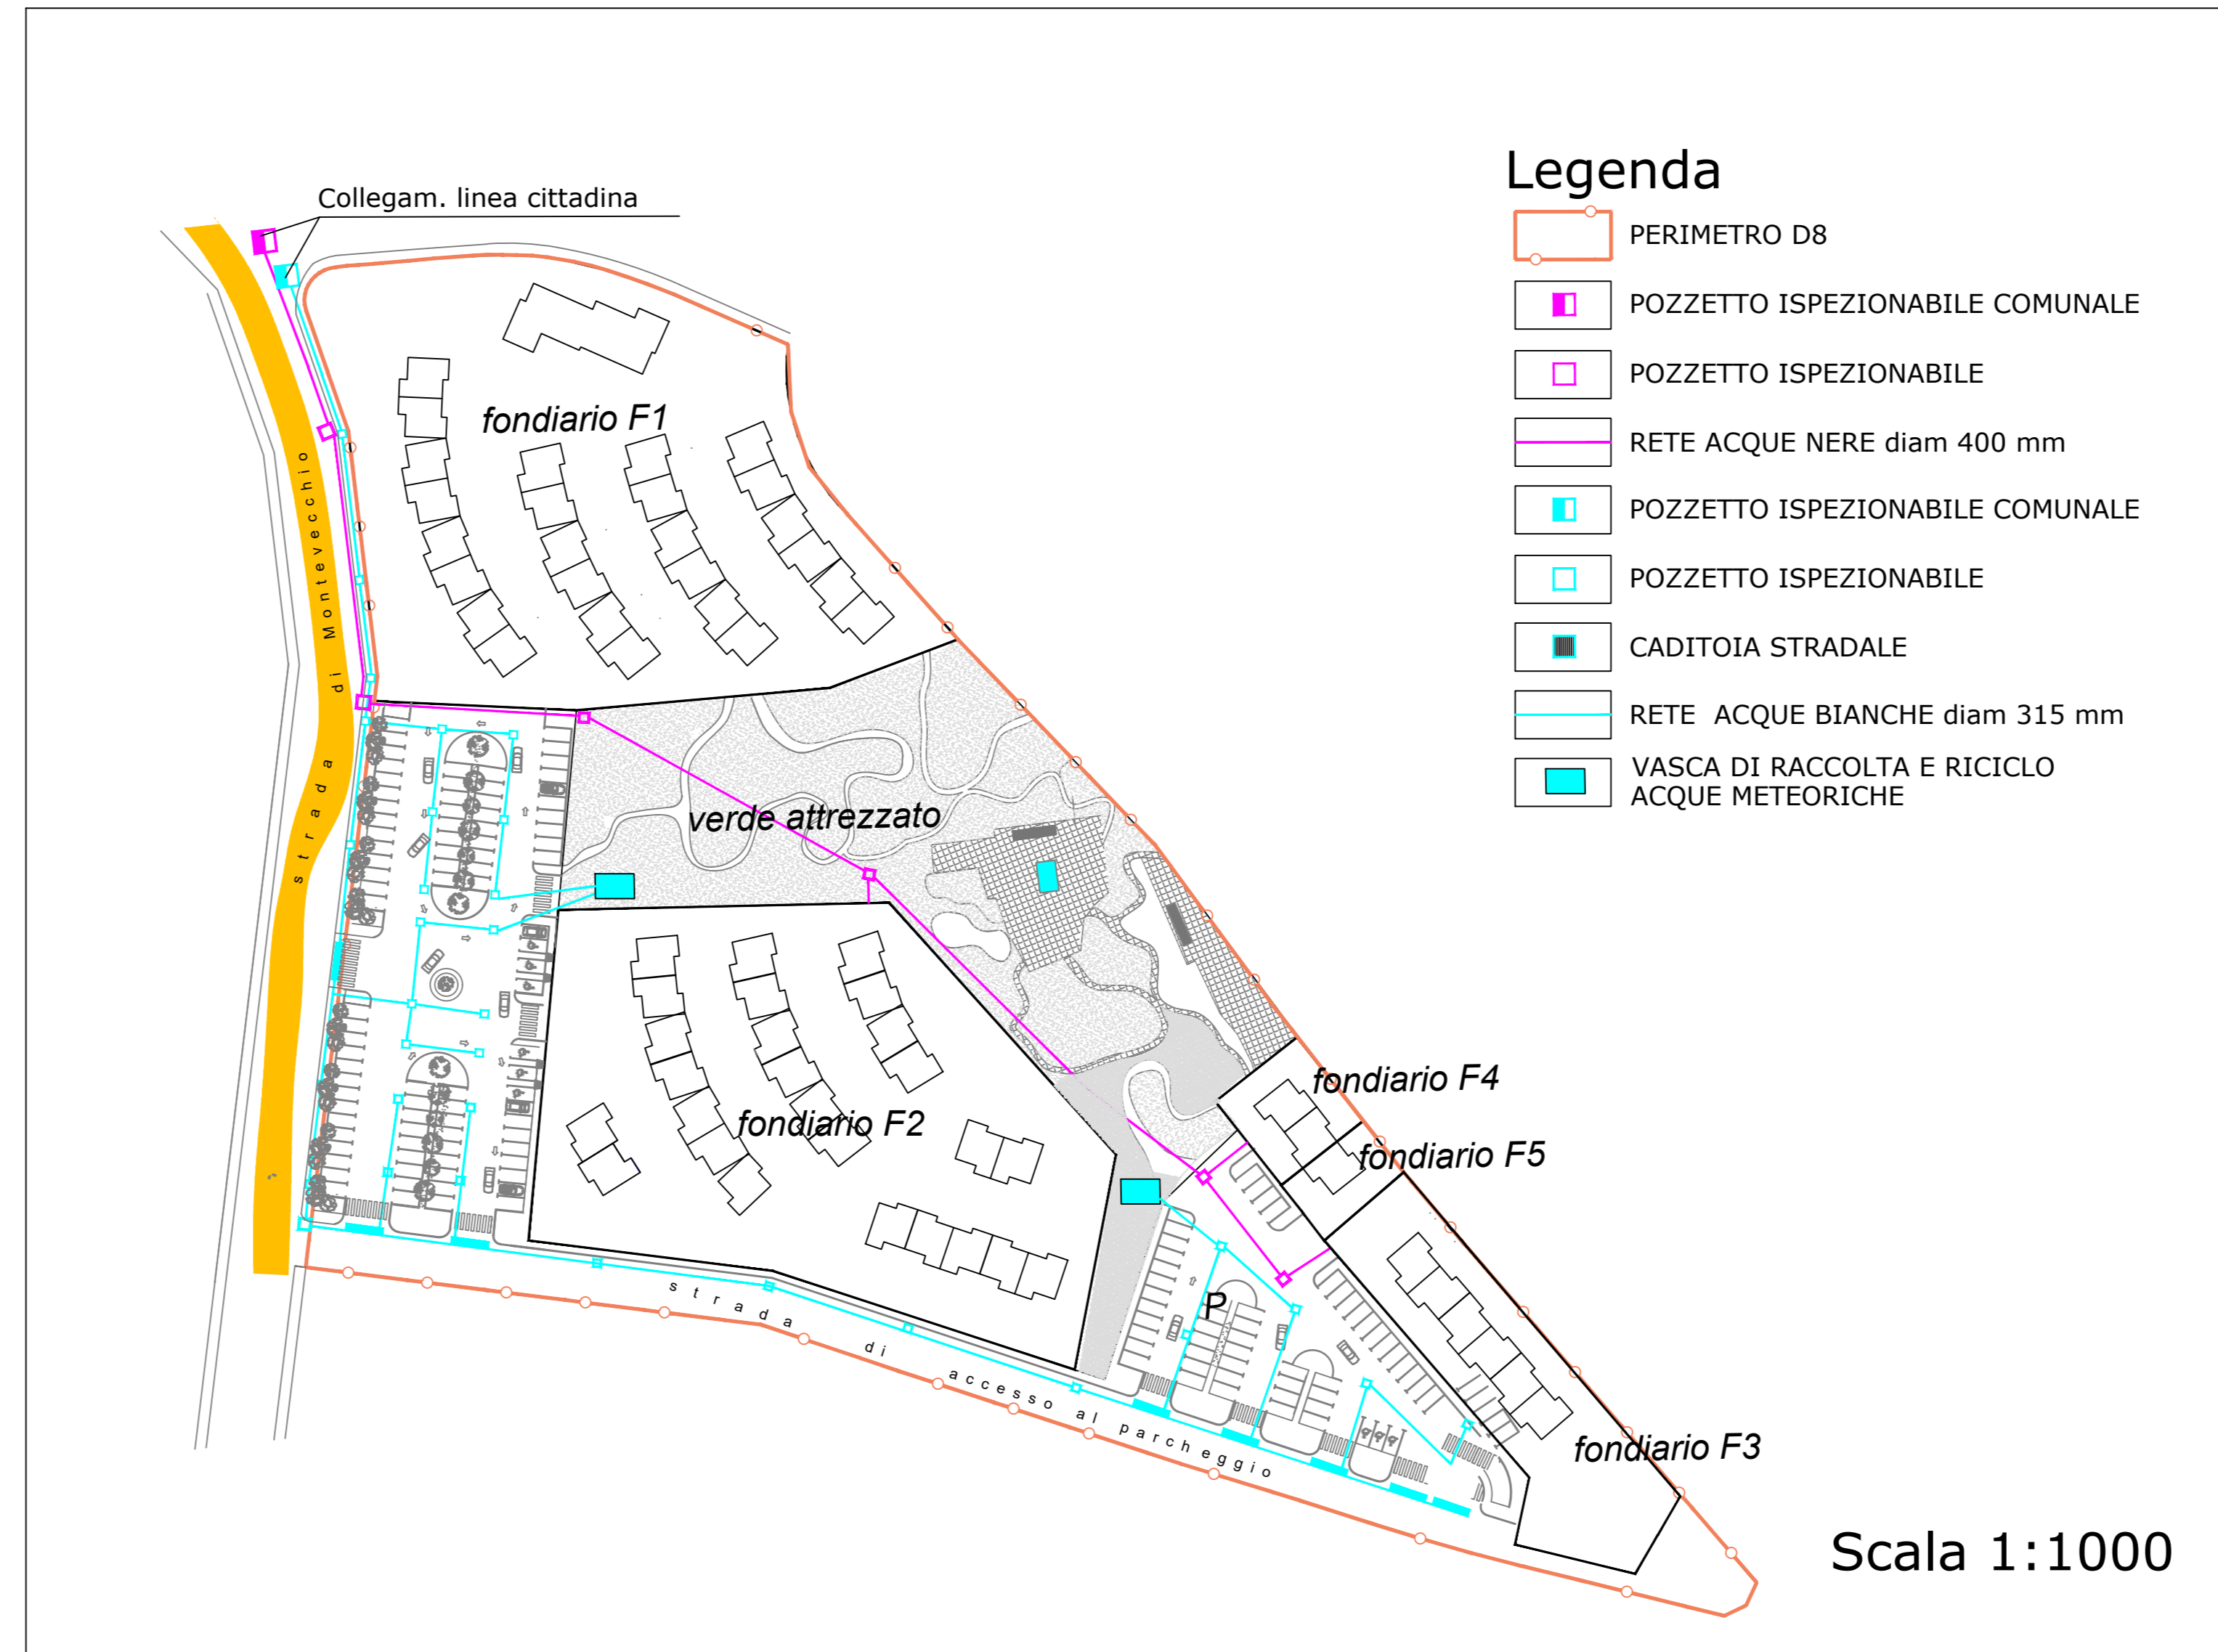

IMPIANTO RETE ACQUEDOTTO E GAS

